

"GEO-MATT"
 USŁUGI GEODEZYJNE
 ul. Jasna 18, 32-200 WŁODAWA
 NIP 565-150-66-95

MAPA DO CELÓW PROJEKTOWYCH
 (wydruk mapy zasadniczej)
 Skala 1:500
 Wzrost 60,5422007
 Wzrost 60,5422007
 Powierzchnia 0,000000000
 Ciężar 0,000000000
 Obręb Wytyczony - 0021
 m. Wytyczony
 data: 01.01.2007
 Mapa uaktualniona na dzień: 13.05.2007 r.
 Układ współrzędnych: Romański 60
 Układ wysokościowy: Romański 60
 Uwaga: W zakresie obrotów i odległości od punktu się
 odnosi do punktu pomiarowego sieci uzbrojenia terenu

ARKUSZ 3

W zamieszczonym obszarze brak
 urzędowych sieci uzbrojenia terenu

Z IMP. STAROSTY
 WŁODAWA
 ul. Jasna 18, 32-200 WŁODAWA
 NIP 565-150-66-95



Przebieg sieci uzbrojenia terenu (korytarz) w ramach
 projektu zagospodarowania działek o nr ewid. 641, 605, 604, 606,
 600/10, 600/5, 600/12, 601/7, 601/16, 601/16, 601/16, 601/16, 601/16, 601/16,
 POW. 0619-WŁODAWSKI, GM. 061905-2-URSULIN, OBR. 0021-WYTYCZNO
 SIĘĆ WODOCIĄGOWA Z PRZYŁĄCZAMI DLA CZĘŚCI MIEJSCOWOŚCI
 WYTYCZNO (KOCHANOWSKIE) GM. URSULIN, POW. WŁODAWA

MAPA DO CELÓW PROJEKTOWYCH
 (wydruk mapy zasadniczej)
 Skala 1:500
 Wzrost 60,5422007
 Wzrost 60,5422007
 Powierzchnia 0,000000000
 Ciężar 0,000000000
 Obręb Wytyczony - 0021
 m. Wytyczony
 data: 01.01.2007
 Mapa uaktualniona na dzień: 13.05.2007 r.
 Układ współrzędnych: Romański 60
 Układ wysokościowy: Romański 60
 Uwaga: W zakresie obrotów i odległości od punktu się
 odnosi do punktu pomiarowego sieci uzbrojenia terenu

ARKUSZ 3

PROJEKT ZAGOSPODAROWANIA DZIAŁEK
 PROJEKT ZAGOSPODAROWANIA DZIAŁEK O NR EWID. 641, 605, 604, 606,
 600/10, 600/5, 600/12, 601/7, 601/16, 601/16, 601/16, 601/16, 601/16,
 POW. 0619-WŁODAWSKI, GM. 061905-2-URSULIN, OBR. 0021-WYTYCZNO
 SIĘĆ WODOCIĄGOWA Z PRZYŁĄCZAMI DLA CZĘŚCI MIEJSCOWOŚCI
 WYTYCZNO (KOCHANOWSKIE) GM. URSULIN, POW. WŁODAWA

SKALA 1:500

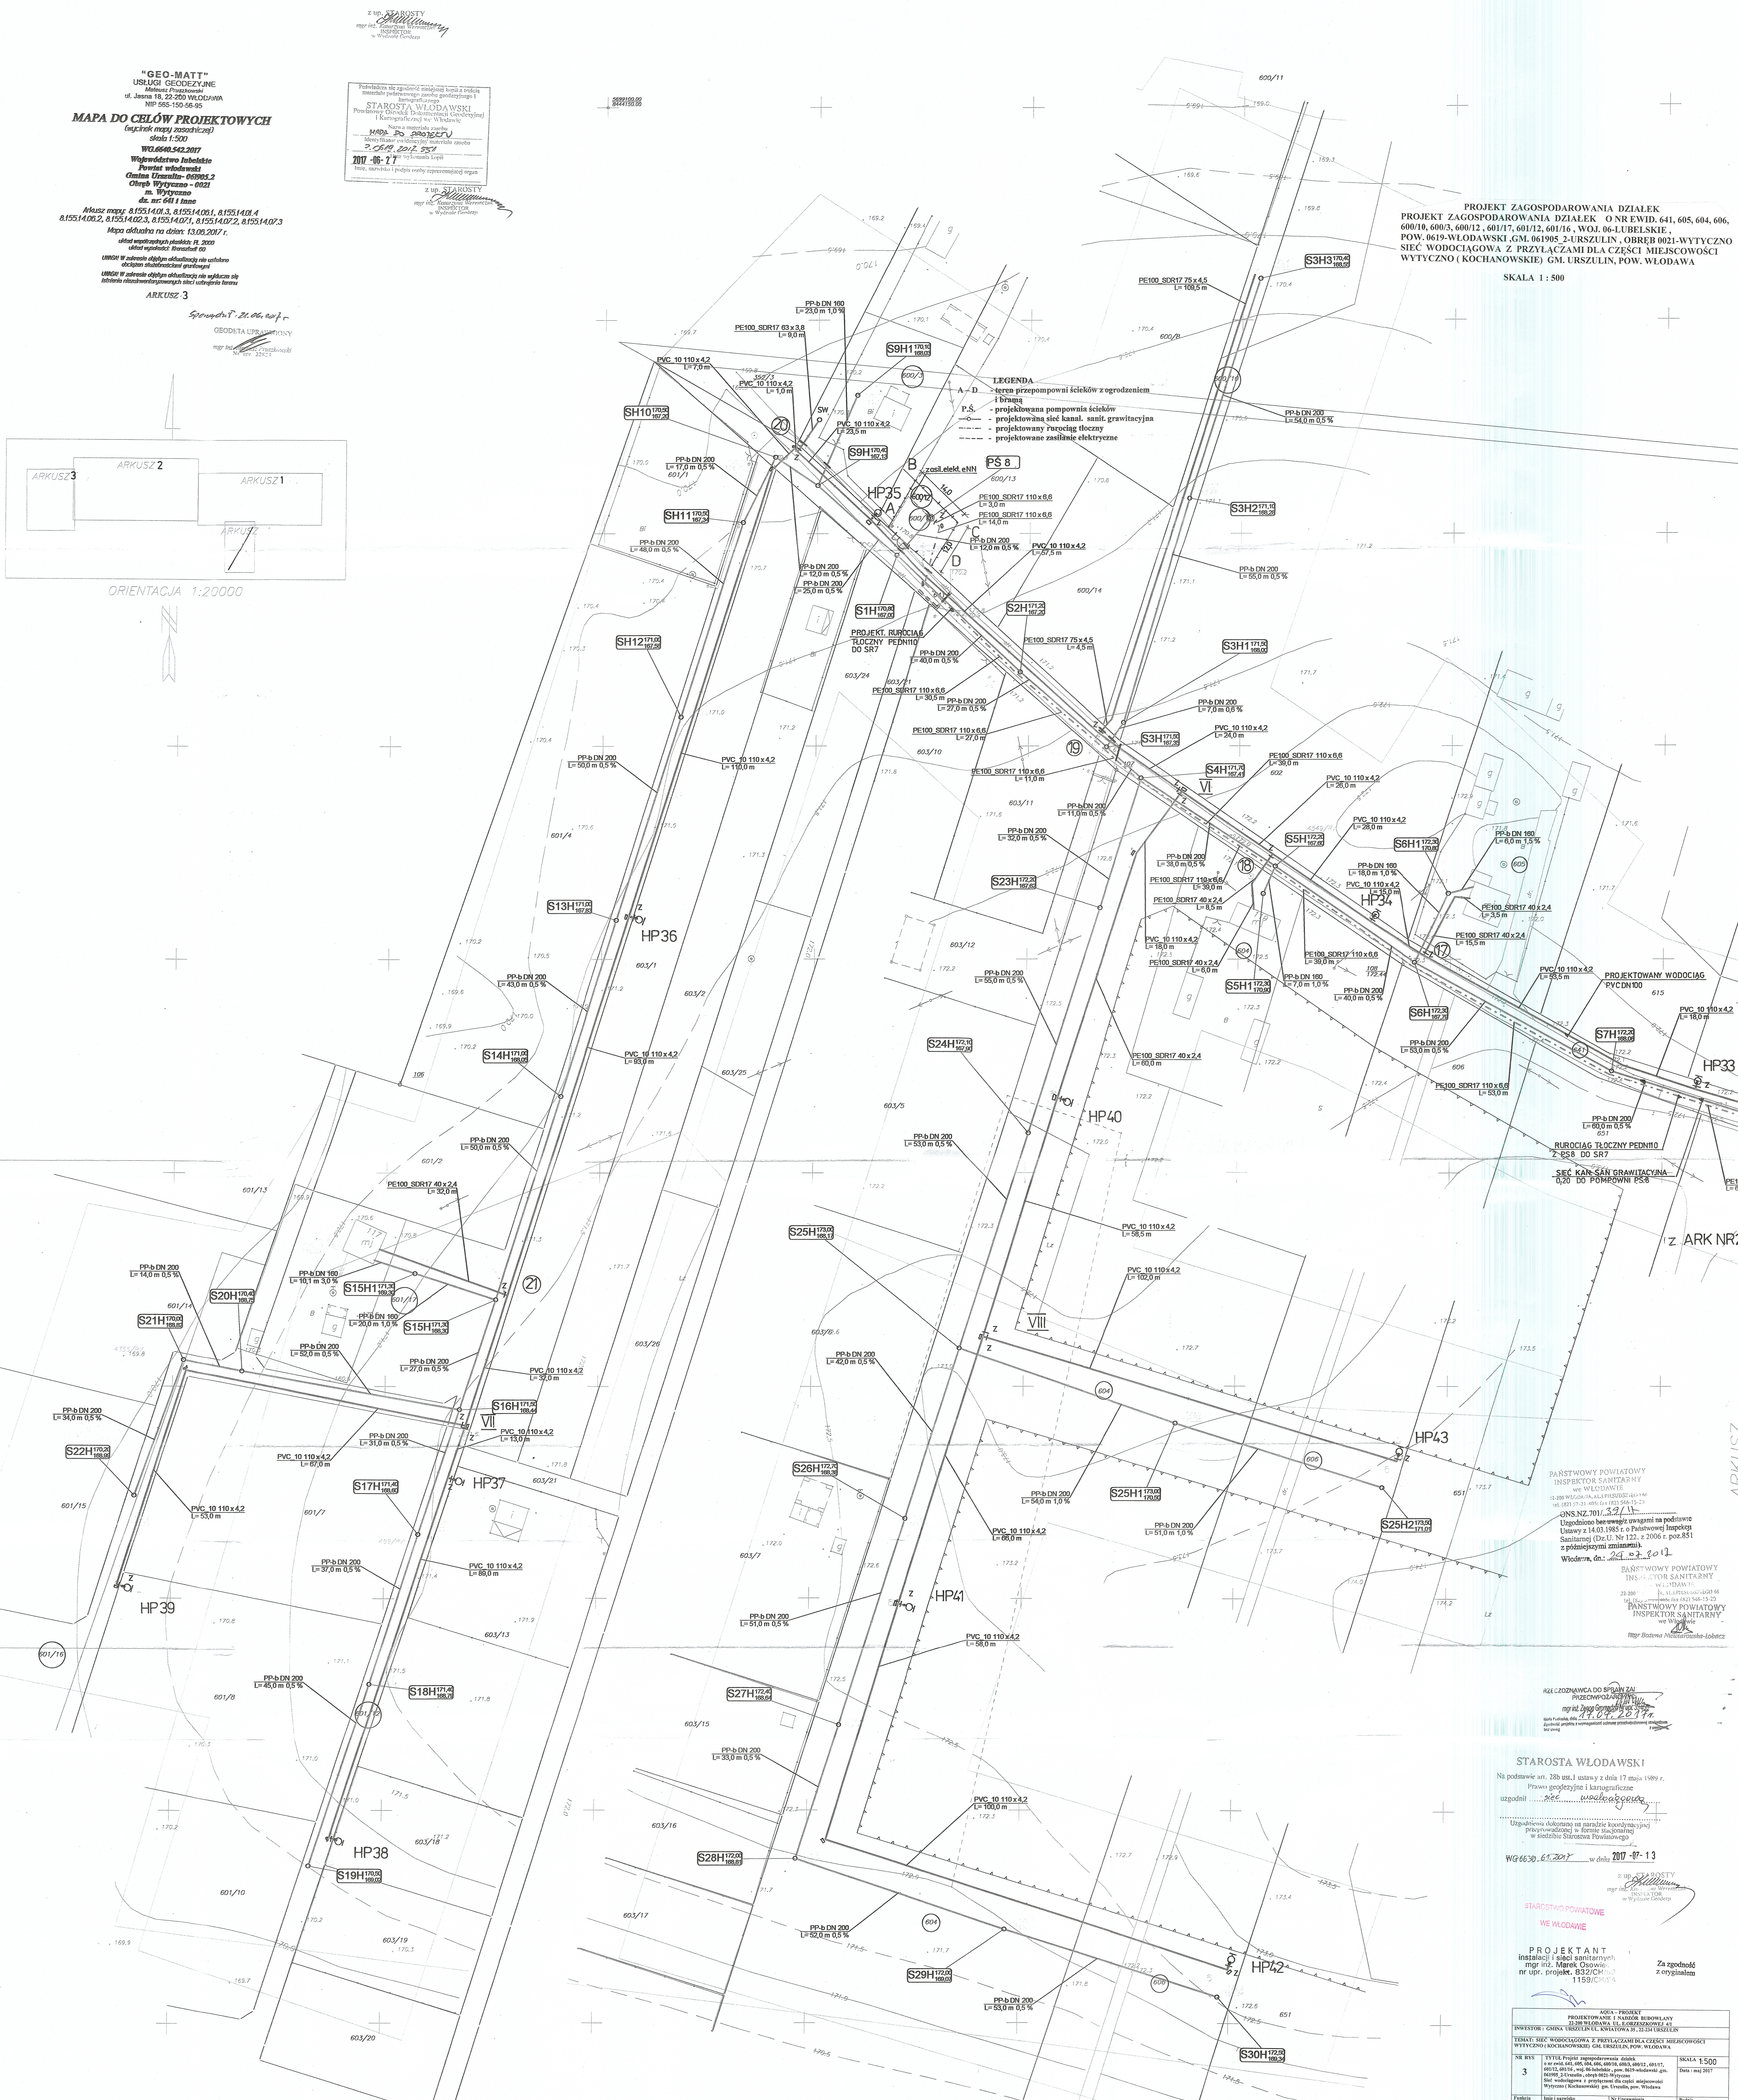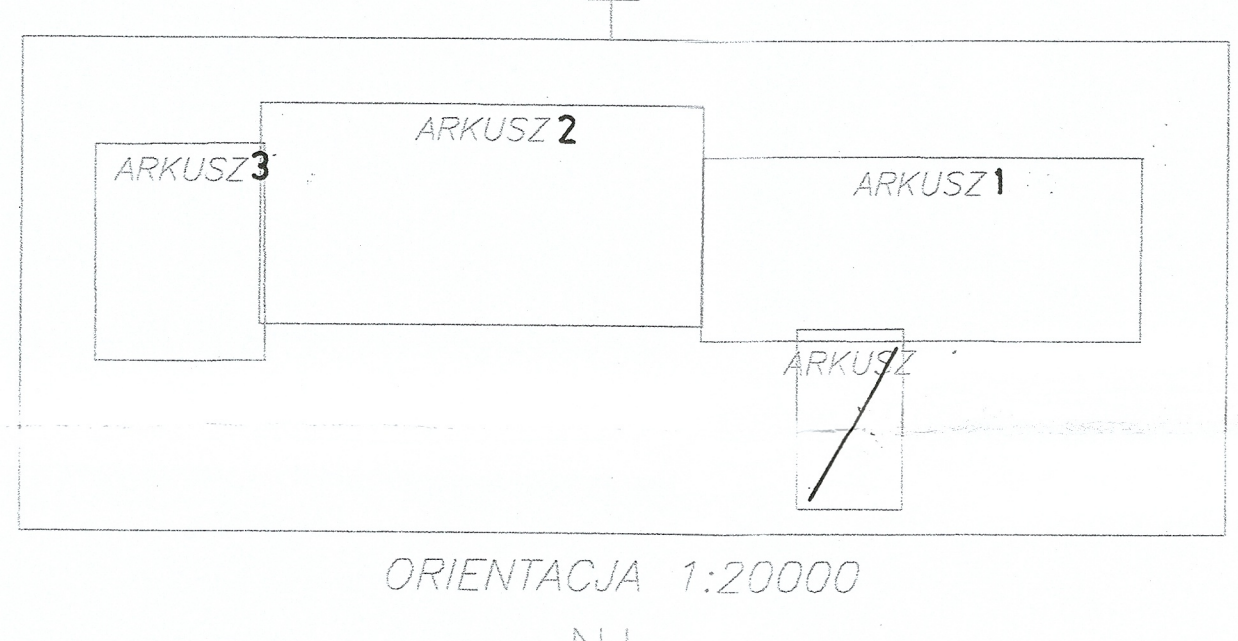

PANSTWOWY POWIATOWY
 INSPEKTOR SANITARNY
 W WŁODAWIE
 ul. Jasna 18, 32-200 WŁODAWA
 NIP 565-150-66-95

INSPEKTOR SANITARNY
 W WŁODAWIE
 ul. Jasna 18, 32-200 WŁODAWA
 NIP 565-150-66-95

INSPEKTOR SANITARNY
 W WŁODAWIE
 ul. Jasna 18, 32-200 WŁODAWA
 NIP 565-150-66-95

INSPEKTOR SANITARNY
 W WŁODAWIE
 ul. Jasna 18, 32-200 WŁODAWA
 NIP 565-150-66-95

REZCZOWNIA DO SPRAW ZA
 PRZEZNACZONA
 13.05.2007

STAROSTA WŁODAWSKI
 Na podstawie art. 23b ust. 1 ustawy z dnia 17 lipca 1999 r.
 Prawo geodezyjne i kartograficzne
 uszczególni...
 Uzasadnienie składowane na formularzu kandydatury
 w siedzibie Starostwa Powiatowego

WG 6630.61.2007 w dniu 2007-07-13

STAROSTWO POWIATOWE
 W WŁODAWIE

PROJEKTANT
 instalacji i sieci sanitarnych
 mgr inż. Marek Ogiński
 nr ur. projekt. B32/CH/04
 1159/CH/04

Za zgodność
 z oryginałem

INWESTOR	PROJEKTOWY	DATA PROJEKTU	SKALA
CHIKO BUDOWLANIA I ZAGOSPODAROWANIE DZIAŁEK W WŁODAWIE	PROJEKTOWY	13.05.2007	1:500
TEMAT	PROJEKTOWY	DATA PROJEKTU	SKALA
SIĘĆ WODOCIĄGOWA Z PRZYŁĄCZAMI DLA CZĘŚCI MIEJSCOWOŚCI WYTYCZNO (KOCHANOWSKIE) GM. URSULIN, POW. WŁODAWA	PROJEKTOWY	13.05.2007	1:500
NO. B/S	PROJEKTOWY	DATA PROJEKTU	SKALA
3	PROJEKTOWY	13.05.2007	1:500
PROJEKTOWY	PROJEKTOWY	DATA PROJEKTU	SKALA
PROJEKTOWY	PROJEKTOWY	DATA PROJEKTU	SKALA
PROJEKTOWY	PROJEKTOWY	DATA PROJEKTU	SKALA